

- OZNACZENIA**
- proj. rurociąg kablowy
 - proj. kabel ADSS napowietrzny 12J
 - proj. kabel ADSS napowietrzny 144J
 - proj. kabel ADSS napowietrzny 24J
 - proj. kabel ADSS napowietrzny 48J
 - proj. kabel ADSS napowietrzny 12J (przyłącze)
 - proj. kabel ADSS napowietrzny 2J (przyłącze)
 - proj. stelaż zapasu kabla światłowodowego
 - proj. mufa światłowodowa nasłupowa
 - proj. mufa światłowodowa nasłupowa
 - proj. mufa światłowodowa nasłupowa
 - PD nr podwieszenia drogowego

Wykonawca: **IRIS** IRIS Telecommunication Poland Sp. z o.o.
ul. Sienkiewicza 85/87, 90-059 Łódź

Inwestor: **NEXERA** Nexera Sp. z o.o.
ul. Jana Pawła II 29, 00-867 Warszawa

Tytuł Projektu:
Budowa linii FTTH w m. Łączna, Gózd, Występa, Zaleszanka Górna, Zaleszanka Dolna, Jaśle, Zacziszowice, Jęgrzna, Czerwona Górka - gm. Łączna, powiat Skarżyski

Temat Rysunku:
Projekt zagospodarowania terenu.


Projekt ID: 3.3.26.52b	Format: 297x420	Skala: 1:1000	
Nr Obszaru: 1	Nr arkusza: 2	Nr rysunku:	
Nr Szafy Dostepowej / Nr górzei funkcjonalnej: 429529		Kod Obszaru: KIB	
Imię i Nazwisko	Nr Uprawnien	Podpis	Data
Projektant: mgr inż. Krzysztof Szczęsny	mgr inż. Krzysztof Szczęsny		08.2019
Opracował: Rokasana Durlik			08.2019
Uwagi:			

Proj. rurociąg HDPE
2x40/3,7mm
13m

Proj. HDPE 110/6,3
wykop otwarty 2m

ZALĄCZNIK NR 1
do Zarządzenia Nr .../2021
Starosty Skarżyskiego
z dnia

ZAŁĄCZNIK NR 2
do Zarządzenia Nr .../2021
Starosty Skarżyskiego
z dnia

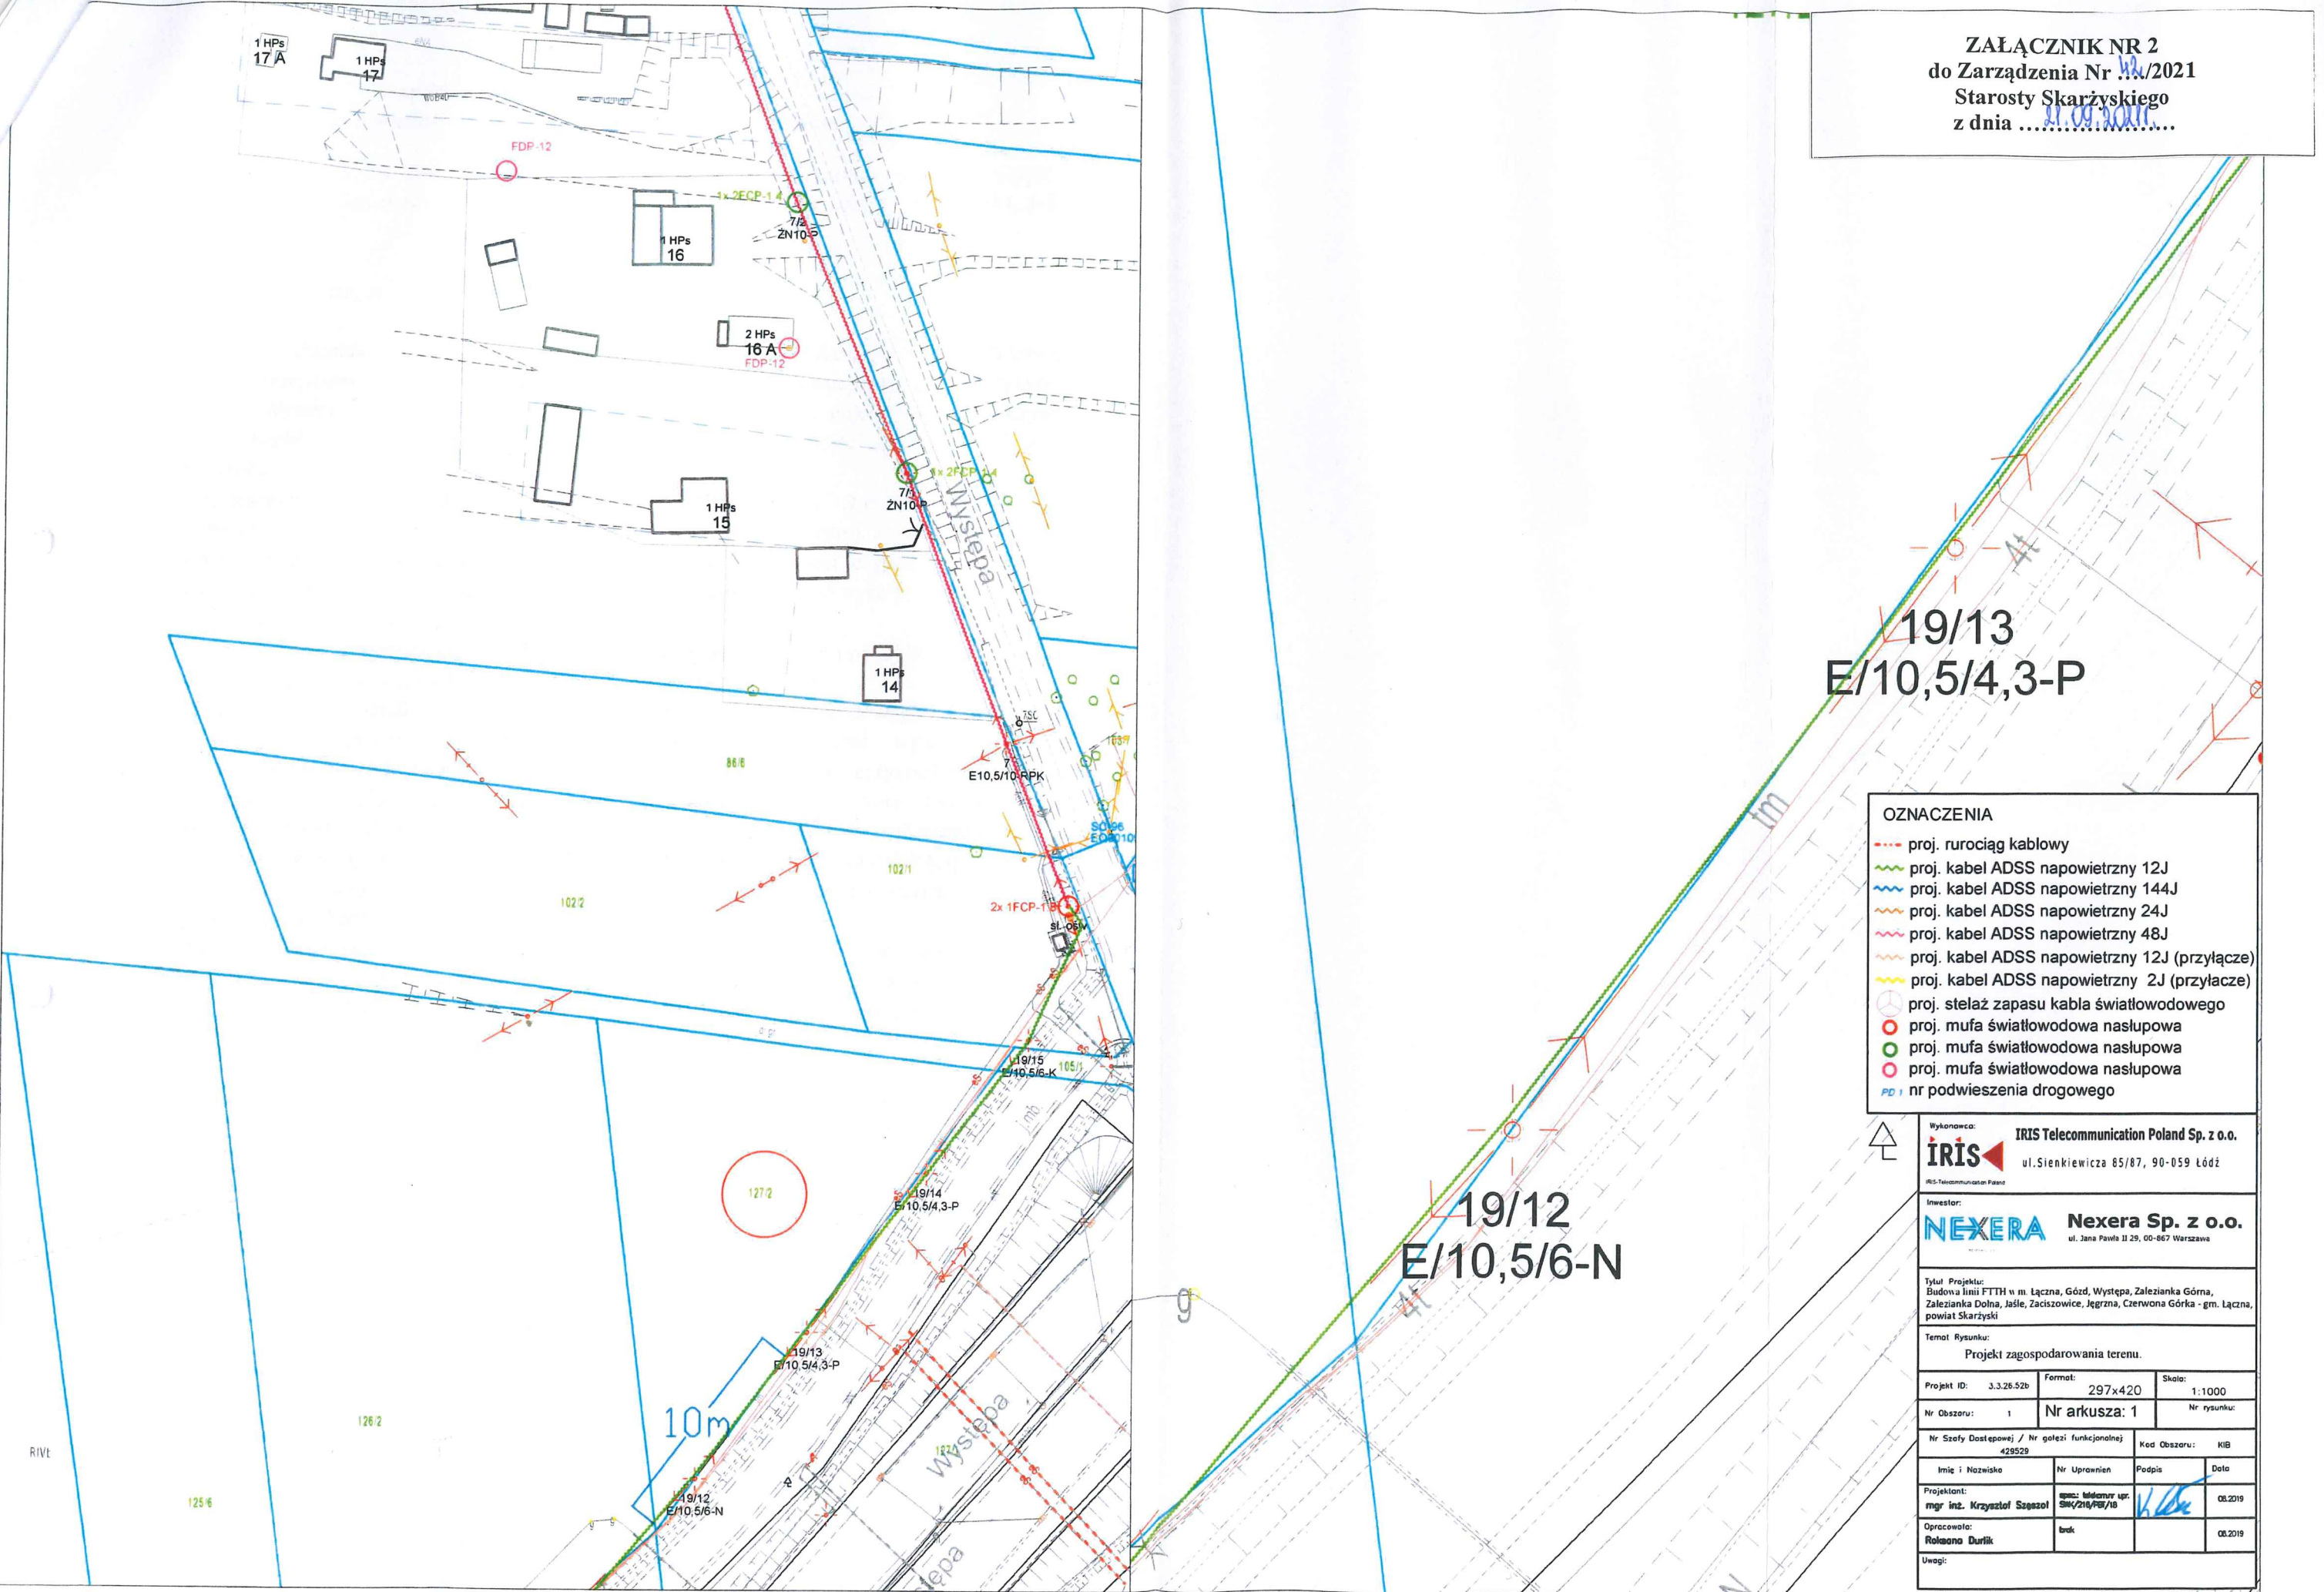

19/13
E/10,5/4,3-P

19/12
E/10,5/6-N

- OZNACZENIA**
- proj. rurociąg kablowy
 - ~~~ proj. kabel ADSS napowietrzny 12J
 - ~~~ proj. kabel ADSS napowietrzny 144J
 - ~~~ proj. kabel ADSS napowietrzny 24J
 - ~~~ proj. kabel ADSS napowietrzny 48J
 - ~~~ proj. kabel ADSS napowietrzny 12J (przyłącze)
 - ~~~ proj. kabel ADSS napowietrzny 2J (przyłącze)
 - proj. stelaż zapasu kabla światłowodowego
 - proj. mufa światłowodowa nastłupowa
 - proj. mufa światłowodowa nastłupowa
 - proj. mufa światłowodowa nastłupowa
 - PD nr podwieszenia drogowego

Wykonawca: **IRIS** IRIS Telecommunication Poland Sp. z o.o.
ul. Sienkiewicza 85/87, 90-059 Łódź

Inwestor: **NEXERA** Nexera Sp. z o.o.
ul. Jana Pawła II 29, 00-867 Warszawa

Tytuł Projektu:
Budowa linii FTTH w m. Łączna, Gózd, Wypięta, Zaleszanka Górna,
Zaleszanka Dolna, Jaśle, Zacziszowice, Jęgrzna, Czerwona Górka - gm. Łączna,
powiat Skarżyski

Temat Rysunku:
Projekt zagospodarowania terenu.

Projekt ID: J.3.26.52b	Format: 297x420	Skala: 1:1000
Nr Obszaru: 1	Nr arkusza: 1	Nr rysunku:
Nr Szafy Dostepowej / Nr galezi funkcjonalnej: 429529	Kod Obszaru: KIB	
Imię i Nazwisko	Nr Uprawnień	Podpis
mgr inż. Krzysztof Szyszol	spec. telekom. opr. SK/218/PB/18	<i>[Signature]</i>
Opracowała: Rokasana Durlik	brak	08.2019
Uwagi:		