



RZUT PARTERU  
– SEGMENT B' i E  
skala 1:100

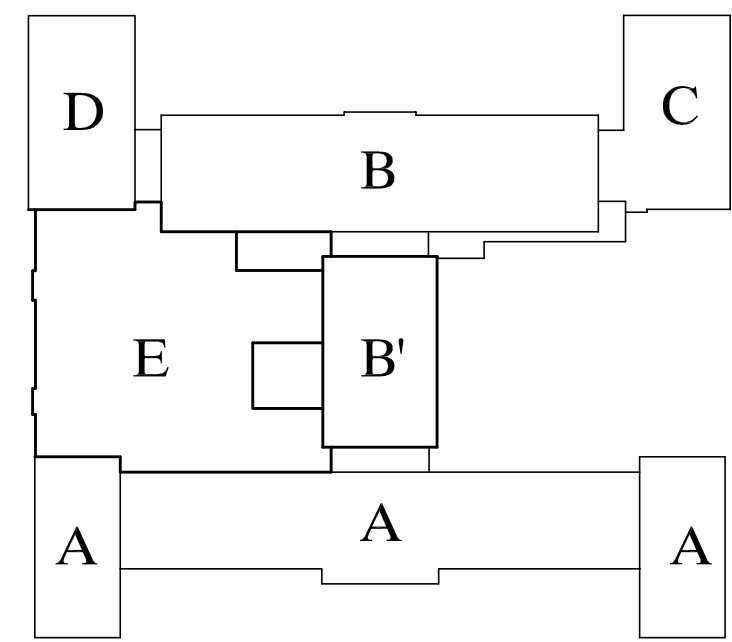

<u>Pracownia Audytorska</u> <u>inż. Jacek Stępień</u> ul. Bławatna 22 27-400 Ostrowiec Sw. tel./fax. (041) 265 24 64			Nr rys.: 3B	Branża: Instalacje	Skala: 1:100
Projektował: inż. Krzysztof Buczyński				Inwestor: Powiat Skarżyski ul. Konarskiego 20 26-110 Skarżysko Kamienna	Adres: Szpital Powiatowy ul. Szpitalna 1 26-110 Skarżysko Kamienna woj. świętokrzyskie
				Data opracowania: 12. LIPIEC 2011	
				Rodzaj projektu: PROJEKT INSTALACJI C.O.	
				Temat: RZUT PARTERU – SEGMENT B' i E	